


RZUT PIĘTRA -
INSTALACJA SIŁY
SKALA 1:100

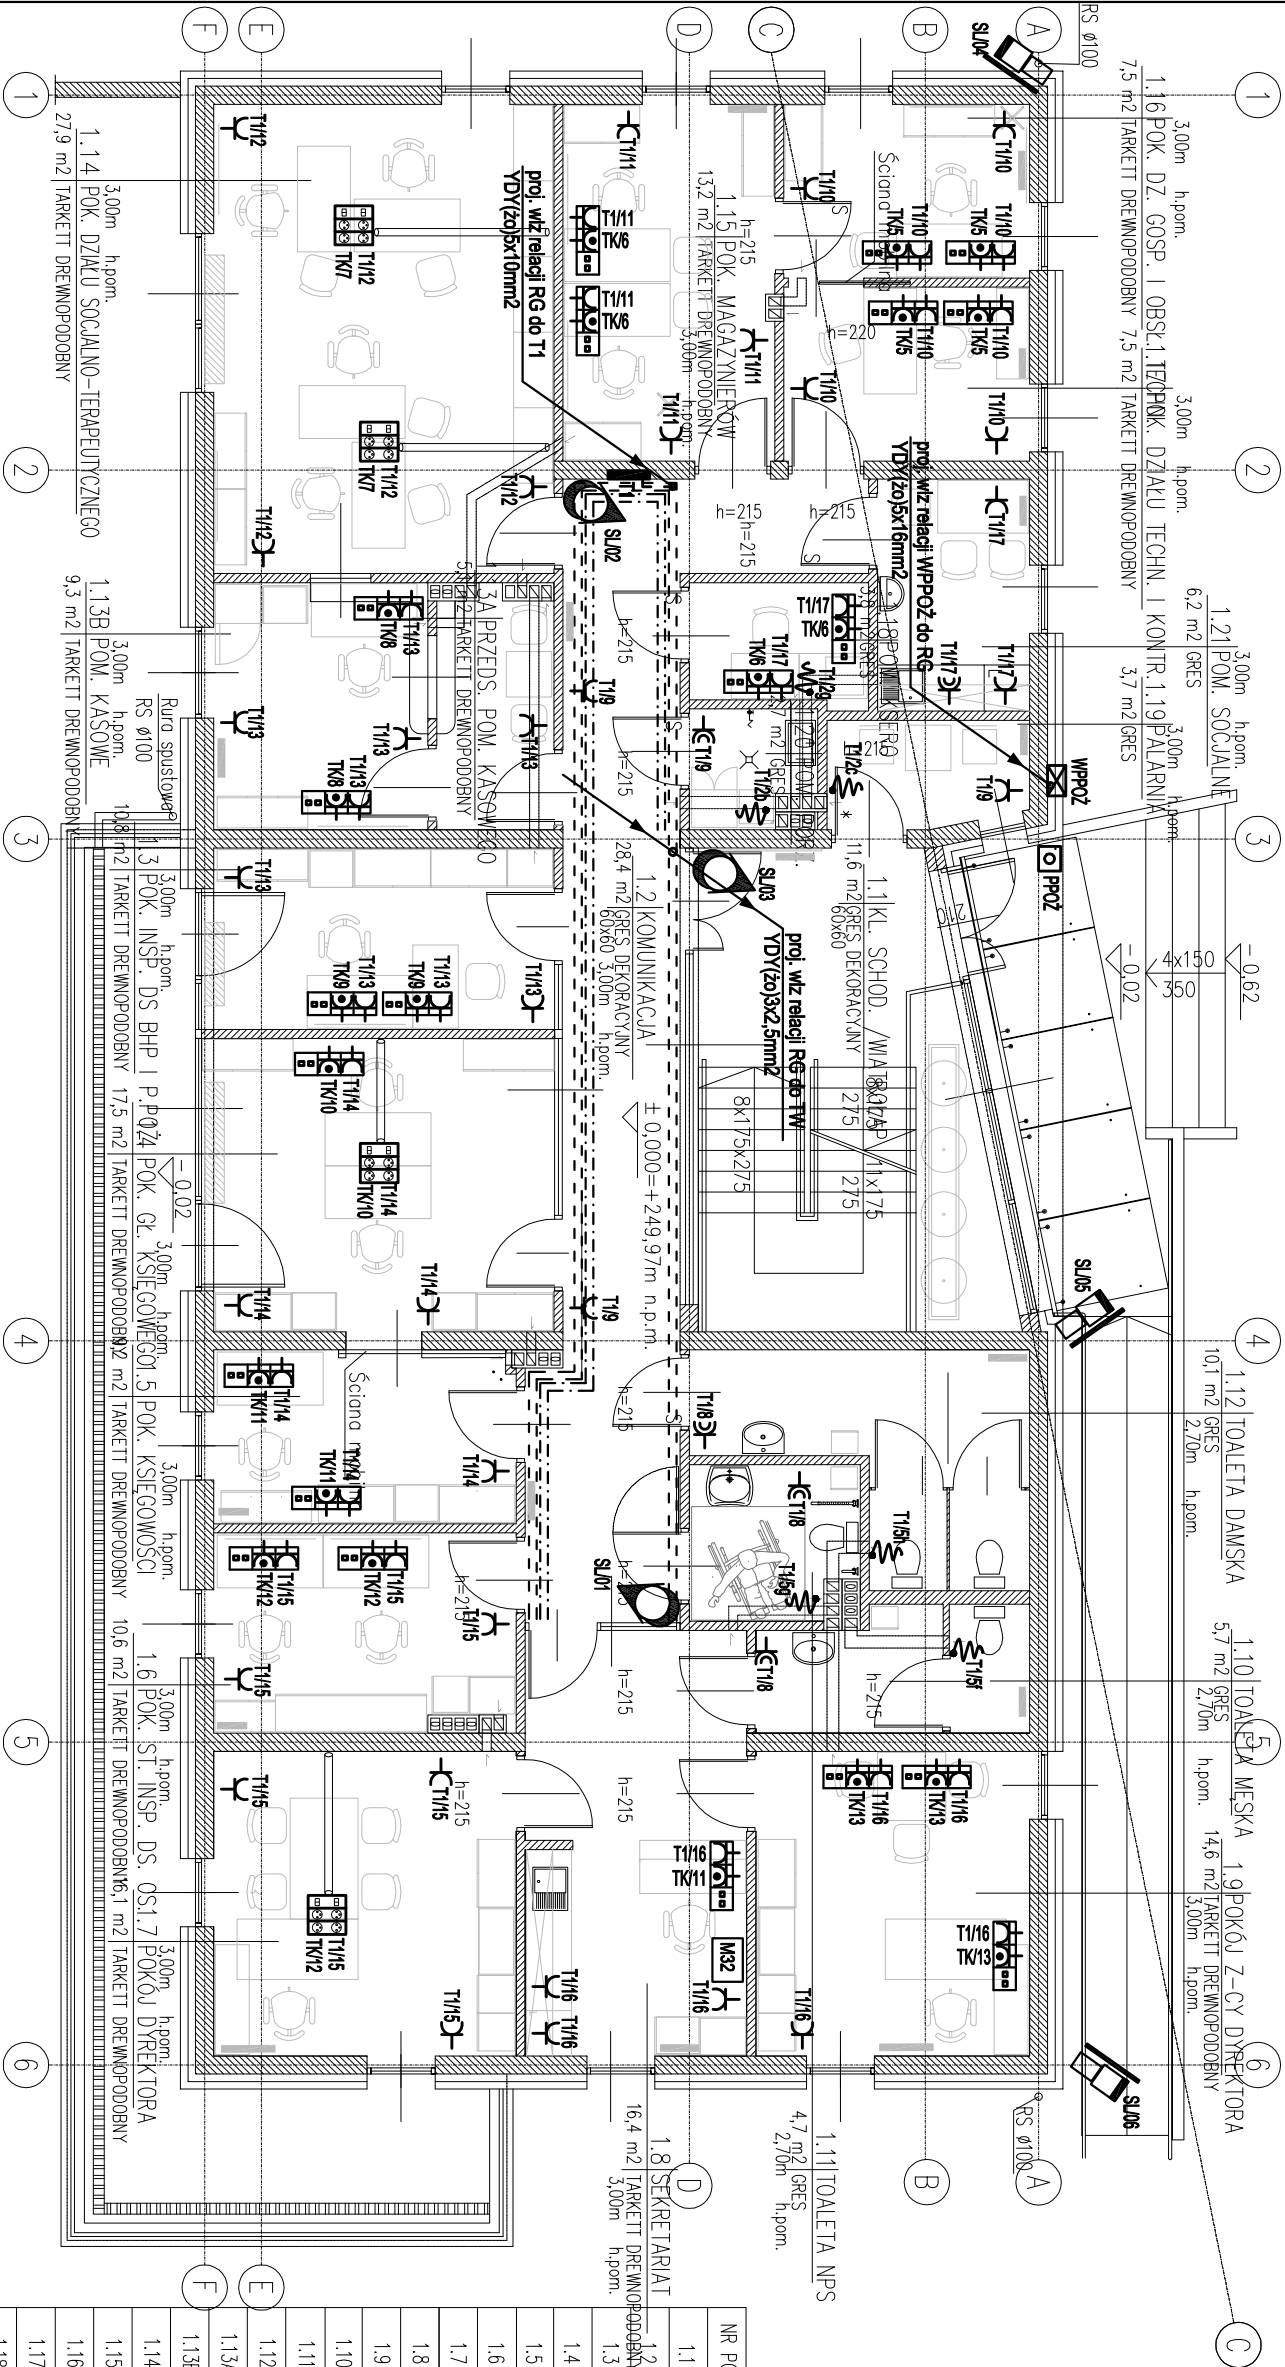

NR. POM.	NAZWA POMIESZCZENIA	POW [m ²]
1.1	KIATKA SCHODOWA /WIATROLAP	11,6
1.2	KOMUNIKACJA	28,4
1.3	POKÓJ INSPEKTORA DS. BHP I P.POŻ.	10,8
1.4	POKÓJ GŁÓWNEGO KSIĘGOWEGO	17,5
1.5	POKÓJ KSIĘGOWOŚCI	9,2
1.6	POKÓJ ST. INSPEKTORA DS. OSOBOWYCH	10,6
1.7	POKÓJ DYREKTORA	16,1
1.8	SEKRETARIAT	16,4
1.9	POKÓJ Z-CY DYREKTORA	14,6
1.10	TOAILETA MĘSKA	5,7
1.11	TOAILETA NPS	4,7
1.12	TOAILETA DAMSKA	10,1
1.13A	PRZEDSIONEK POMIESZCZENIA KASOWEGO	5,1
1.13B	POMIESZCZENIE KASOWE	9,3
1.14	POKÓJ DZIAŁU SOCJALNO – TERAPEUTYCZNEGO	27,9
1.15	POKÓJ MAGAZYNIERÓW	13,2
1.16	POKÓJ DZIAŁU GOSPODARCZEGO I OBSŁUGI TECHNICZNEJ	
1.17	POKÓJ DZIAŁU TECHNICZNEGO I KONTROLI	7,5
1.18	POMIESZCZENIE NA KSEROKOPIARKĘ	3,8
1.19	PALARNIA	3,7
1.20	POMIESZCZENIE PORZĄDKOWE	2,7
1.21	POMIESZCZENIE SOCJALNE	6,2

PIĘTRO ŁĄCZNE : 242,6 m²
PRZEMIDYMANE ZATRUDNIENIE NA PIĘTRZE : 18 OSOB

 
 - zestaw gniazd w puszcze podłogowej
2xgn. 230V + 2x gn. komputerowe DATA + 4xRJ45

 - przycisk wyzwalacza wyłącznika głównego WPROŻ

 - wyłącznik główny budynku WPROŻ


 - szafa logiczna

 - - - - - korytka kablowe 100x50 (instalacje elektryczne)
- - - - - korytka kablowe 100x50 (instalacje teletechniczne)

 - jednostka wewnętrzna klimatyzacji zasilana z jednostki zewnętrznej
 - 2x ruła DVR50 w posadzce

UWAGA:

Wentylatory kanałowe dwugiglowe należy podłączać do puszek oświetleniowych.
1 bieg - praca ciągła, 2 bieg - złączany wraz z oświetleniem.

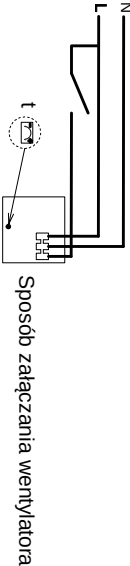

Sposób złączania wentylatora

OZNACZENIA:

- gniazdo wyczkowe jednofazowe p.t. podwójne
- gniazdo wyczkowe jednofazowe p.t. podwójne hermetyczne
- gniazdo 400V 16A z wyłącznikiem IP55
- wypust zasilający dane urządzenie według opisu

 - zestaw gniazdowy p.t. w ramce wspólnej montowany na suficie

 gniazdo HDMI
gniazdo 230V - ogólne

 - zestaw gniazdowy p.t. w ramce wspólnej

gniazdo 2xRJ45 Kat.6 - logiczne (internet,telefon)
gniazdo 2x230V - dedykowane komputerowe DATA
gniazdo 2x230V - ogólne

 - zestaw gniazdowy p.t. w ramce wspólnej

gniazdo HDMI
2x gniazdo 230V - dedykowane komputerowe DATA
2x gniazdo 230V - ogólne

Obiekt:		Jednostka projektowa:	
PROJEKT BUDYNKU ADMINISTRACYJNEGO DLA DPS-u w ŁAGIEWNIKACH		ul. Jółwowska 57, 25-209 Kielce tel. 665 551 111, 665 561 111	
Adres:		PROJEKT WYKONAWCZY	
ŁAGIEWNIKI GM. CHMIELNIK WOJ. ŚWIĘTOKRZYSKIE DZ. NR 312/17		Symbol projektu/nr części: BWE/4	
Projektant:		Data: wrzesień 2017	
mgr inż. Marek Alf		Skala: 1:100	
Sprawdził:		Nr rysunku: BWE-05	
mgr inż. Jarosław Kołtęga			
Opracował:			
mgr inż. Iwona Słto			