


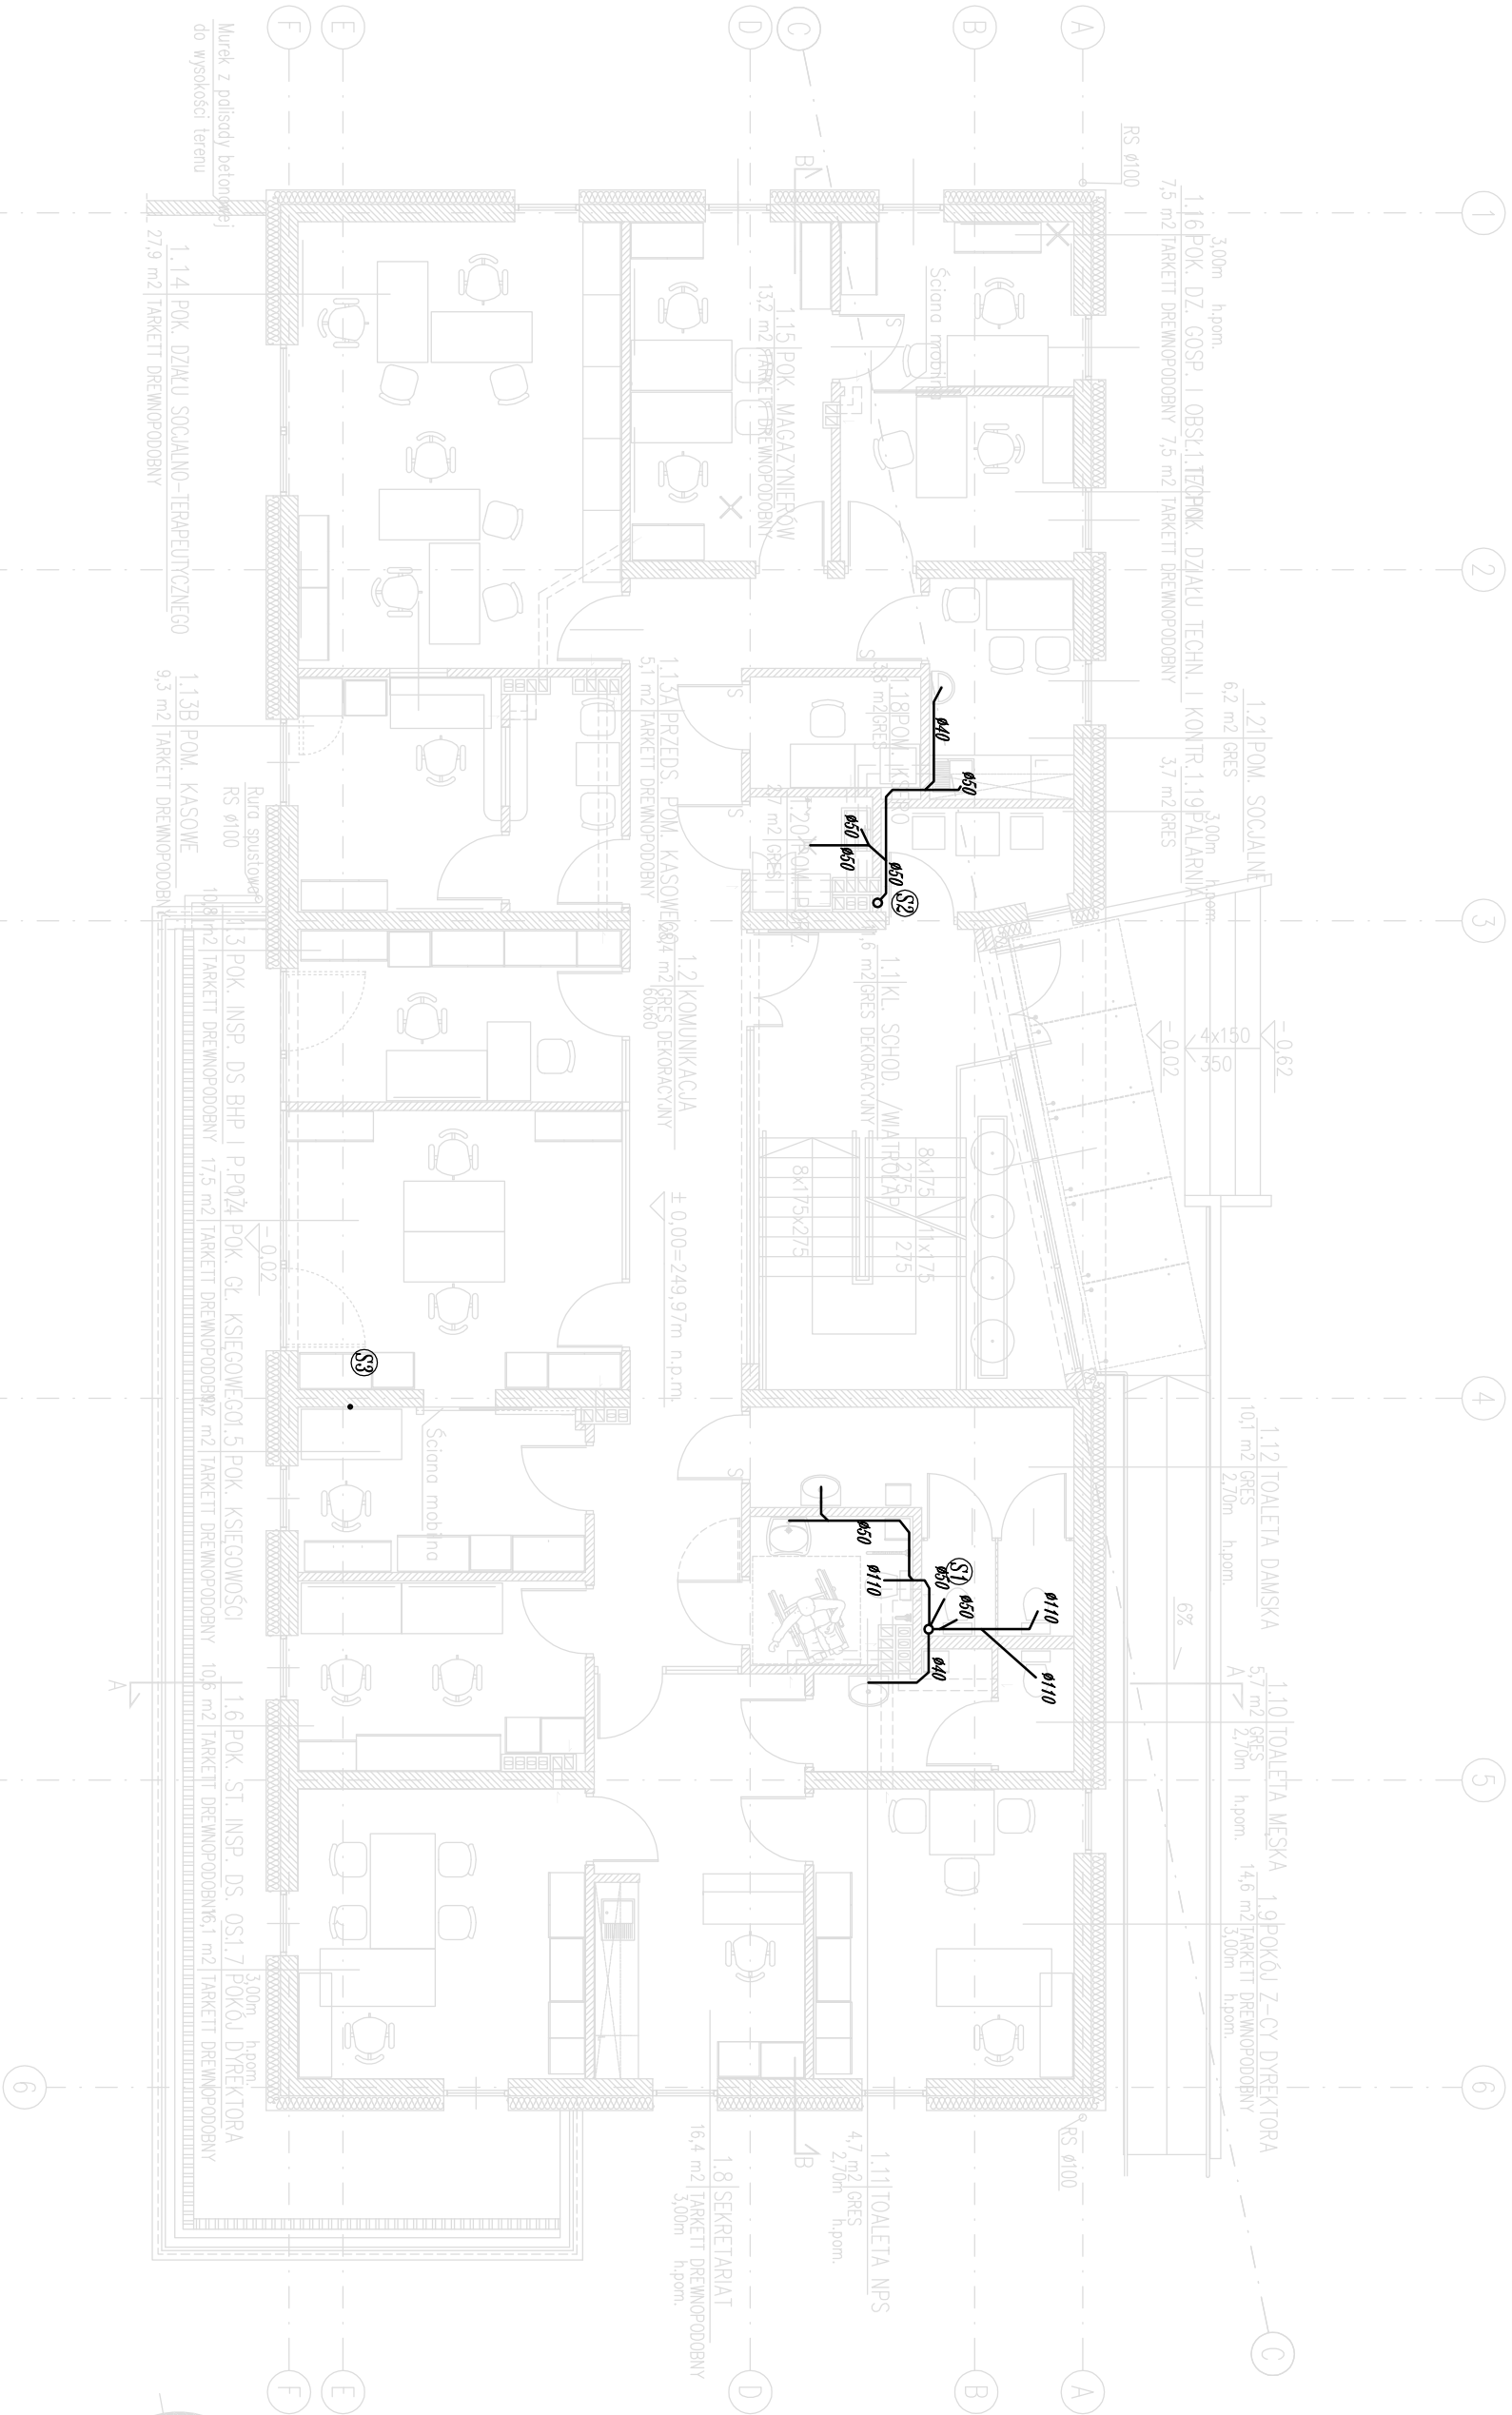

- LEGENDA:
- inst. kan. sanitarnej (podposadzkowa)
 - inst. kan. sanitarnej (pod stropem)
 - Ⓢ - nr pionu kanalizacji

Opis: PROJEKT BUDYNKU ADMINISTRACYJNEGO DLA DPS-u W ŁAGIEWNIKACH			Jednostka projektowa: ICSI PROJEKT ul. Jelitowska 57, 25-209 Kielce tel. 665 551 111, 665 561 111		
Adres: ŁAGIEWNIKI GM. CHMIELNIK WOJ. ŚWIĘTOKRZYSKIE DZ. NR 312/17			Etap: PROJEKT WYKONAWCZY		
Treść: RZUT PIĘTRA. Instalacja kan. san.			Symbol projektu/nr części: BWA/1		
Projektant: mgr inż. Dorota Szywca	Nr uprawnień: SMK/0047/POOS/05	Podpis:	Data: lipiec 2017		
Sprawił: inż. Monika Burczyn	SMK/0134/PWOS/04		Skala: 1:100		
Opracował: mgr inż. Lukasz Chmielewski	—		Nr rysunku: S04		