


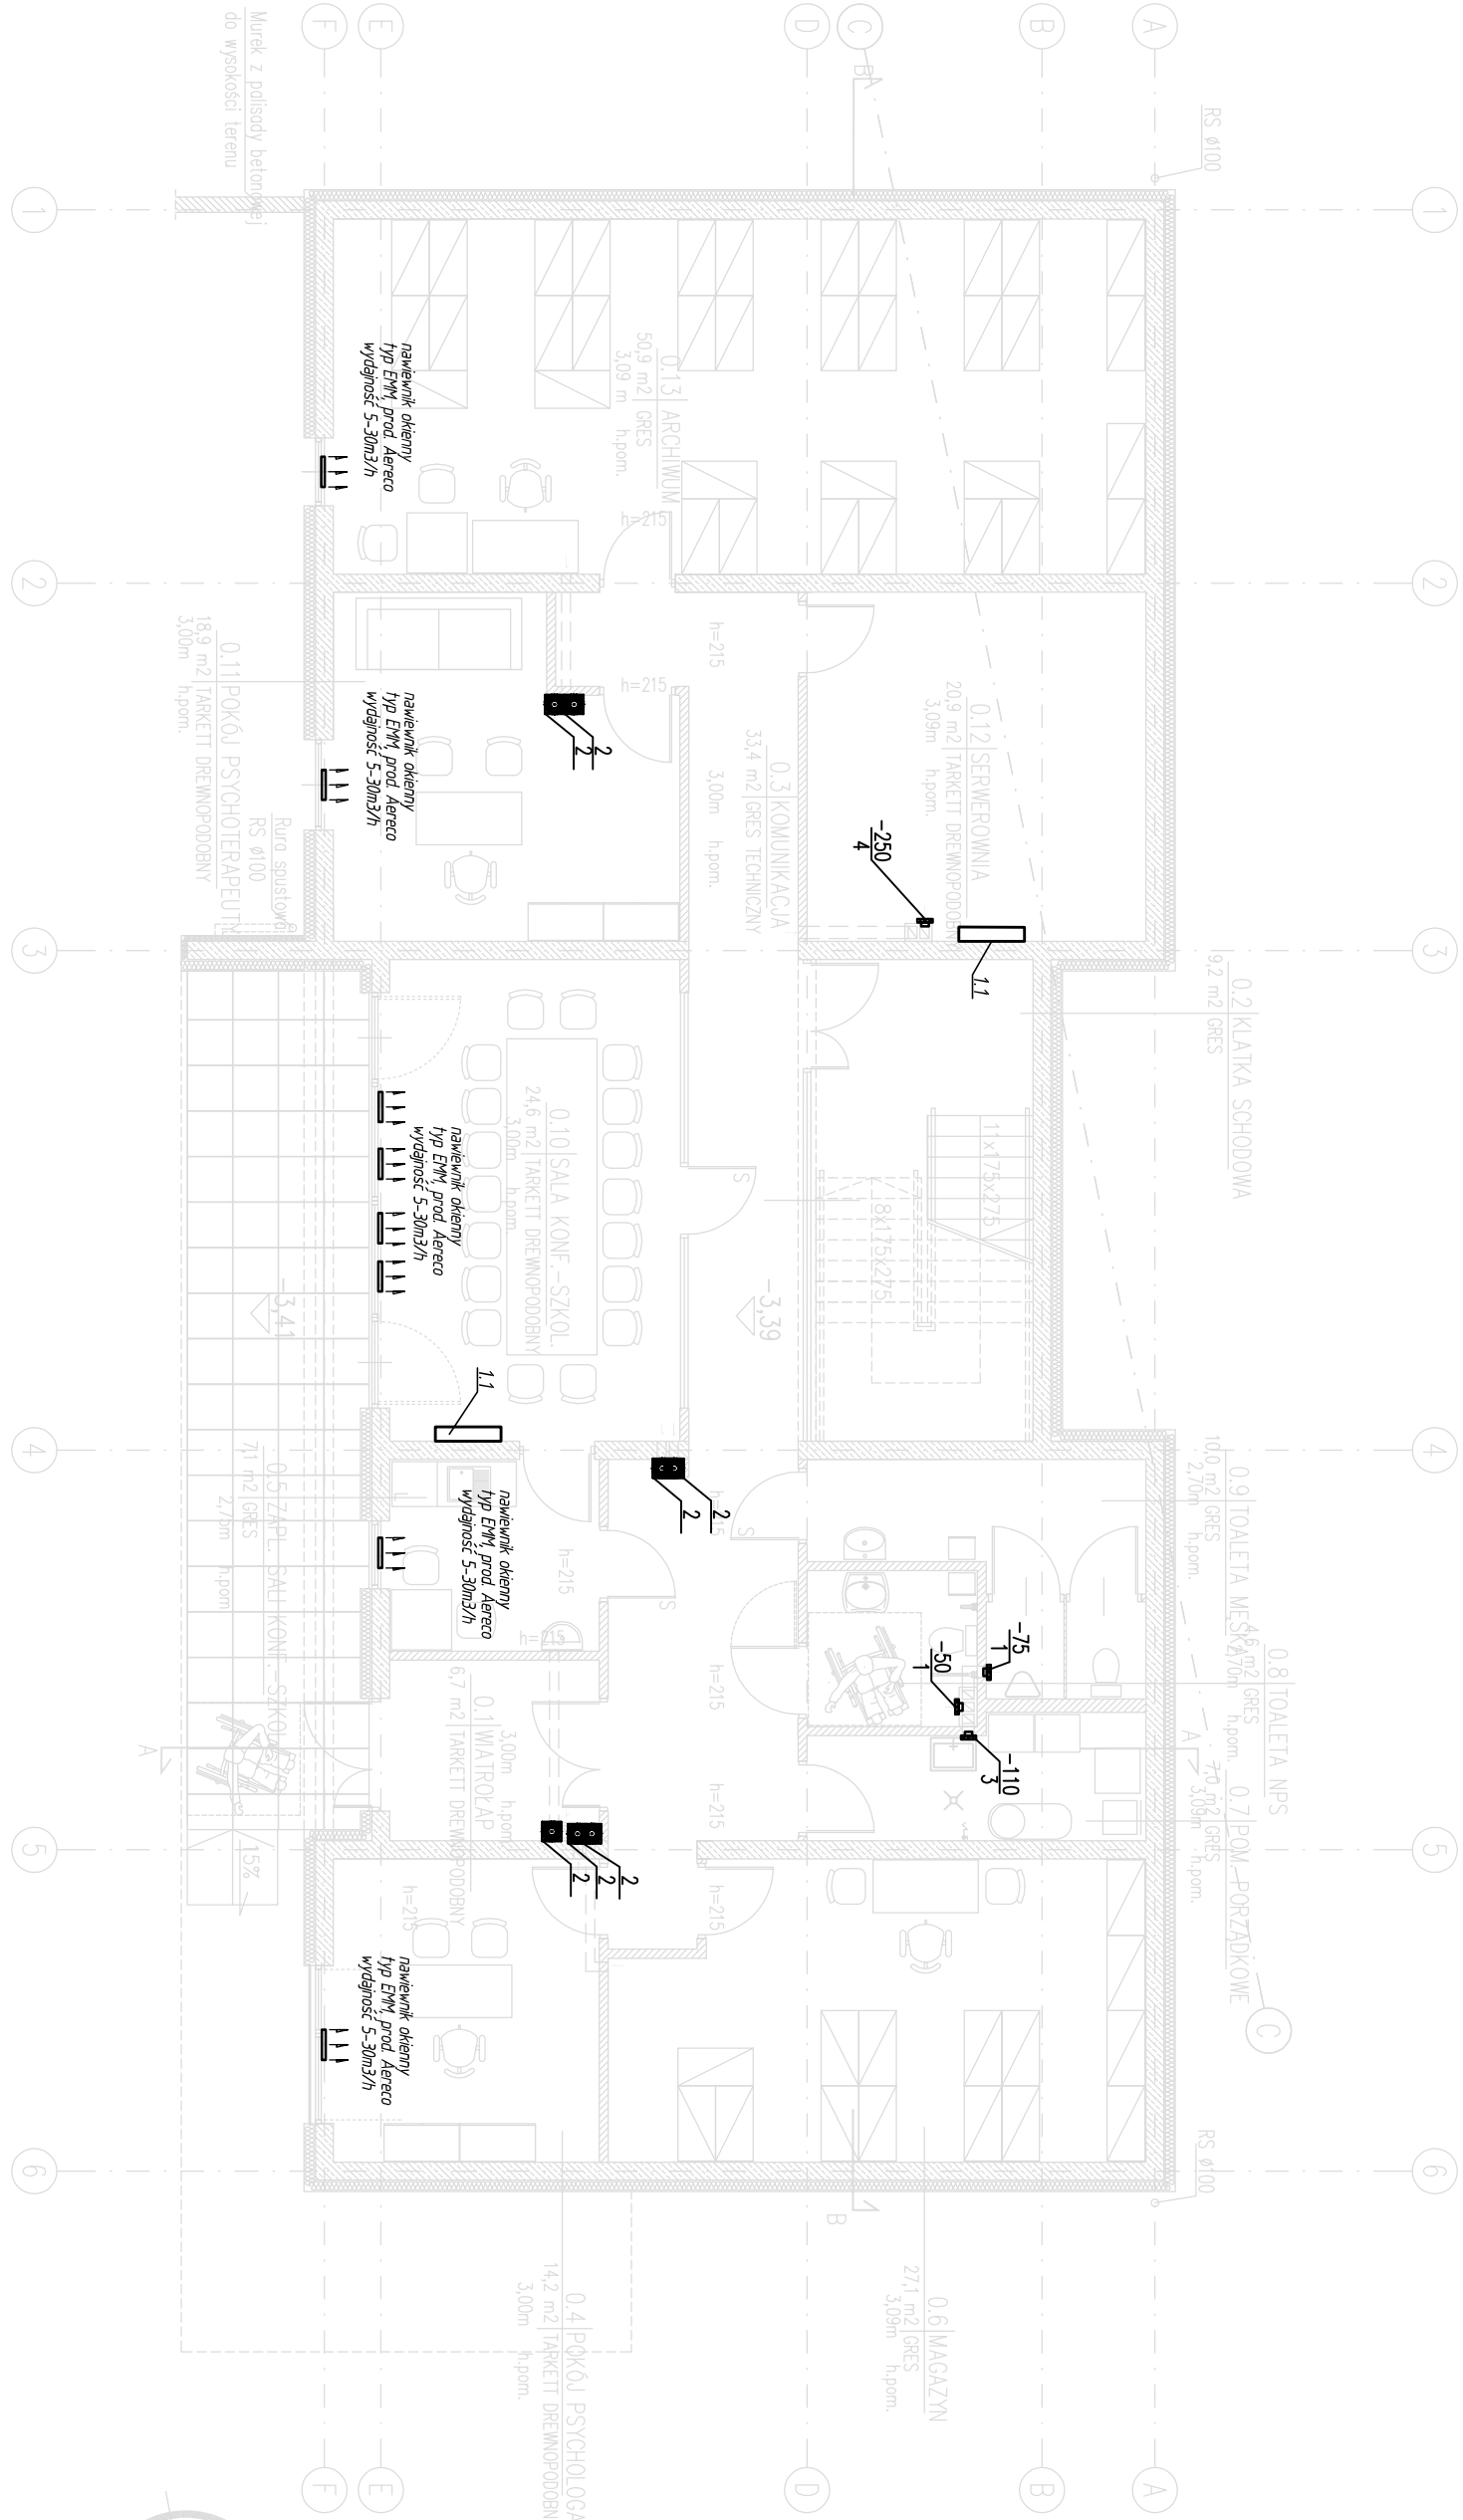

- 

-50

1

2-Turbowent hybrydowy ϕ 150, o wyd. max. $V_{max}=197m^3/h$ prod. Darco [24V/3.9W/0.3A] [lokalizacja na dachu]
- 

-125

3

11 - klimatyzator ścienny ASYG4LU, [230V/1 ϕ /150Hz] o mocy chłodniczej $Q_{ch}=0.9-5.0kW$, współpracujący z jedn. zewn. AUYG4LU, prod. Fujitsu
- 

-250

4

50- min. ilość powietrza wentylacyjnego 1- wentylator kanałowy EBB100, prod. Venture Industries [230V/0.24A/30W]

50- min. ilość powietrza wentylacyjnego 4- wentylator kanałowy EBB250, prod. Venture Industries [230V/0.75A/125W]

Opis: PROJEKT BUDYNKU ADMINISTRACYJNEGO DLA DPS-u W ŁAGIEWNIKACH			Jednostka projektowa: 		
Adres: ŁAGIEWNIKI GM. CHMIELNIK WOJ. ŚWIĘTOKRZYSKIE DZ. NR 312/17			ul. Jolowcowa 57, 25-209 Kielce tel. 665 551 111, 665 561 111		
Tytuł: RZUT PARTERU. Instalacja wentylacji i klimatyzacji.			Etap: PROJEKT WYKONAWCZY		
Projektant: mgr inż. Dorota Szywła	Nr uprawnień: SMK/0047/PC05/05	Progis:	Data: lipiec 2017		
Sprzedaż: inż. Monika Burczyn	SMK/0134/PW05/04		Skala: 1:100		
Opracował: mgr inż. Lukasz Chmielewski	-		Nr rysunku: S08		