



RZUT PARTERU

skala 1 : 100

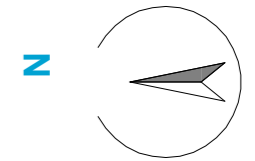

Należy stosować oprawy LED zgodne z normą PN-EN 62471:2010
Bezpieczeństwo fotobiologiczne lamp i systemów lampowych.
Wykonanie badań należy potwierdzić raportem z badań wykonanym w
laboratorium na terenie Unii Europejskiej.

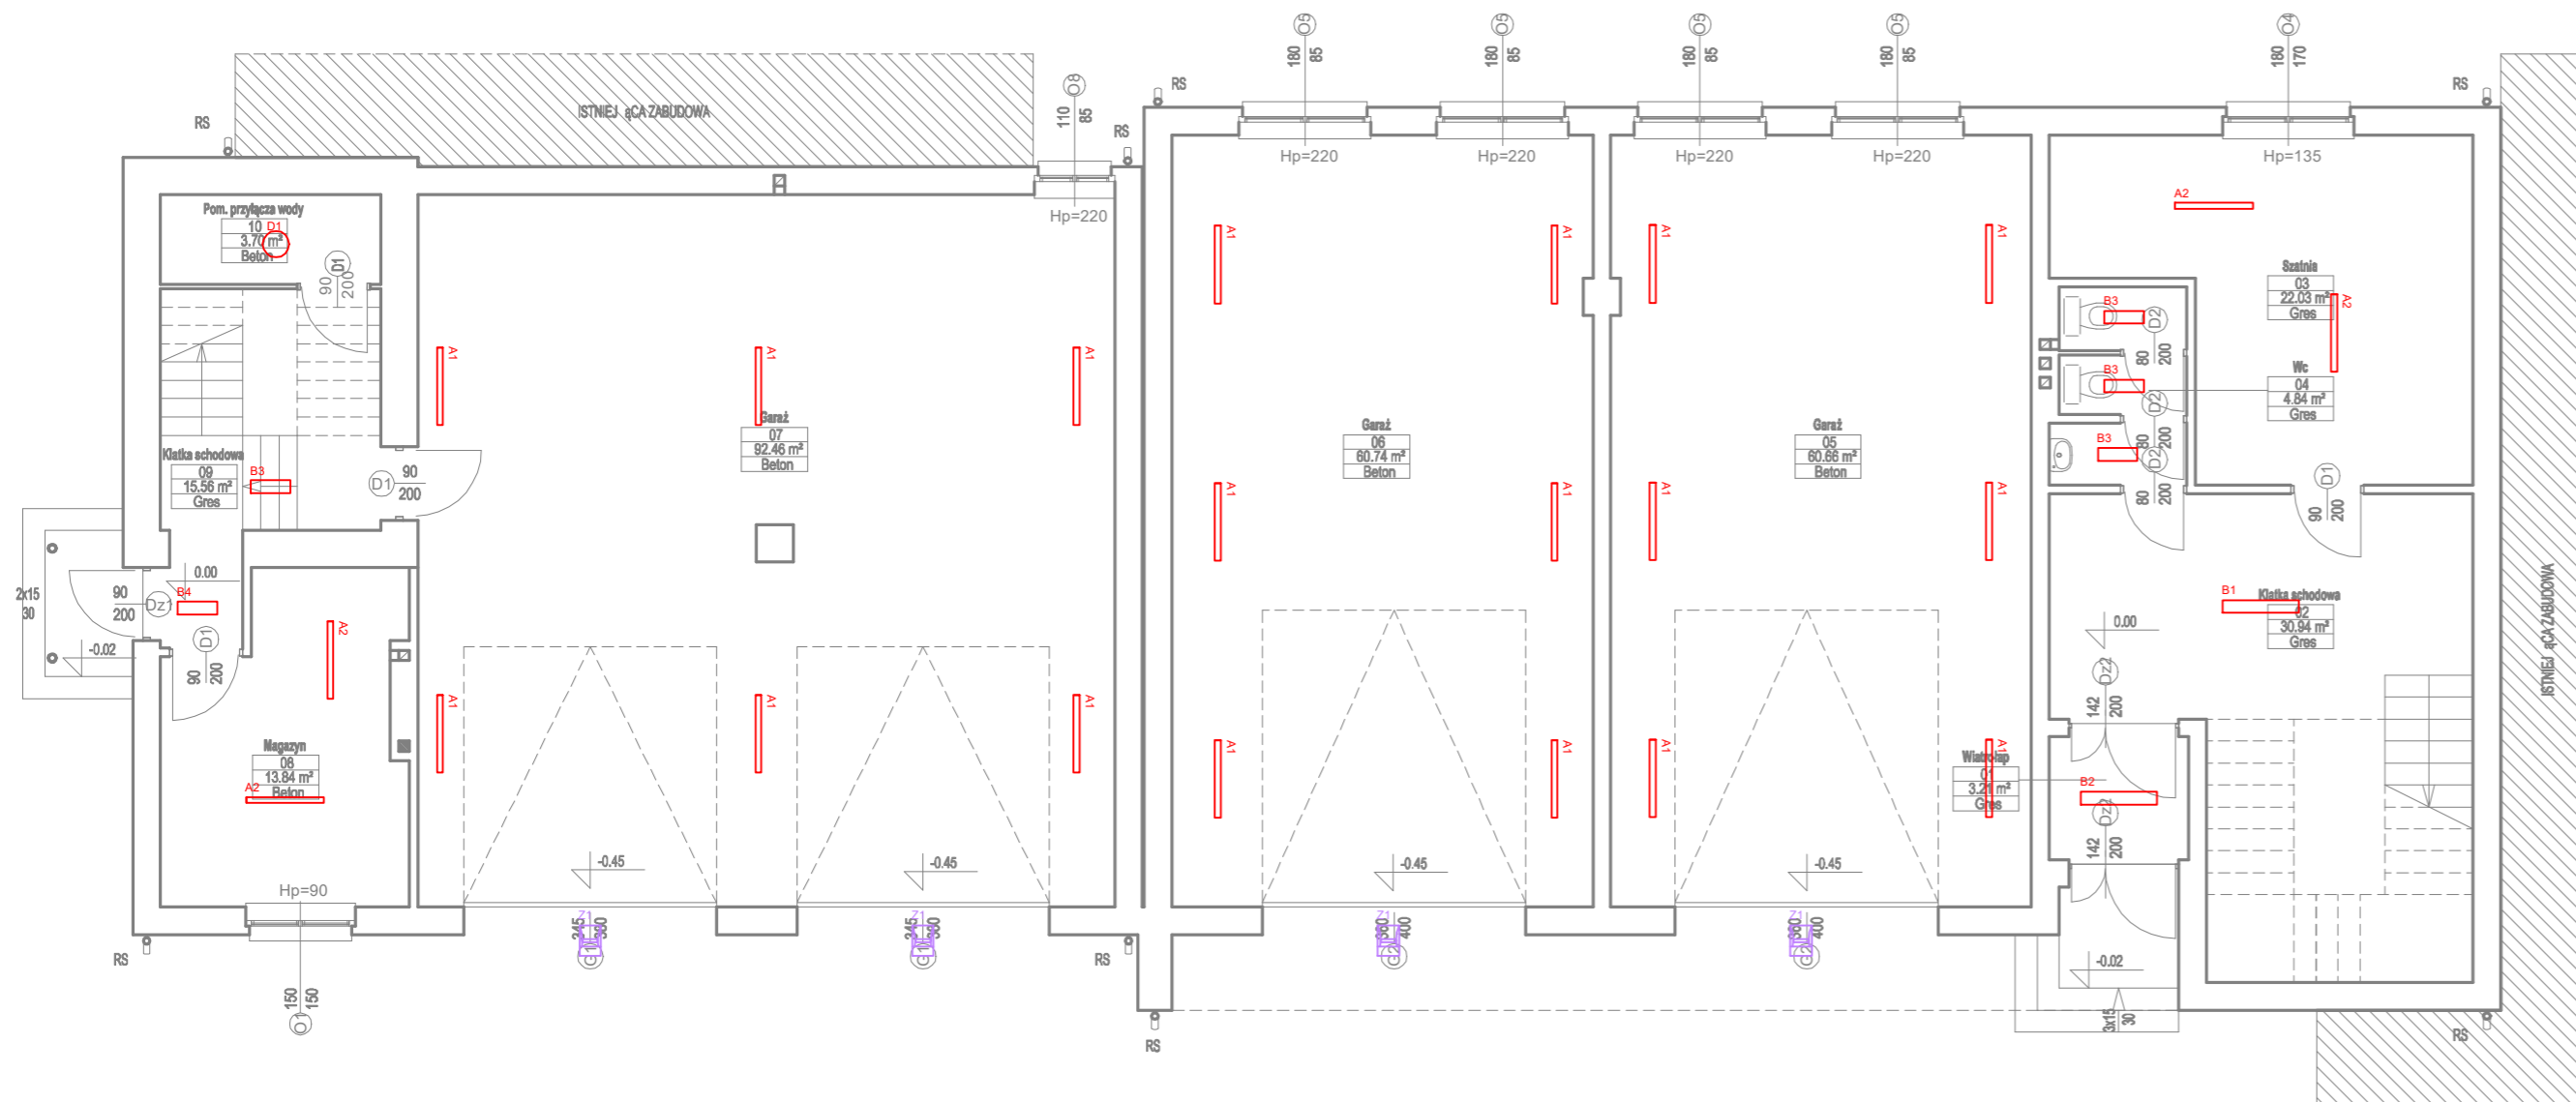

-  Oprawa oświetleniowa LED 49W 7300lm IP66
-  Oprawa oświetleniowa LED 41W 6300lm IP66
-  Oprawa oświetleniowa LED 60W 7400lm IP44
-  Oprawa oświetleniowa LED 50W 6000lm IP44
-  Oprawa oświetleniowa LED 36W 4300lm IP44
-  Oprawa oświetleniowa LED 26W 3200lm IP44
-  Oprawa oświetleniowa LED 31W 4100lm IP20
-  Oprawa oświetleniowa LED 42W 5400lm IP20
-  Oprawa oświetleniowa LED 28W 1750lm IP54
-  Oprawa oświetleniowa LED 49W 6000lm IP20
-  Oprawa oświetleniowa LED 36W 4000lm IP20
-  Naświetlacz LED 50W 5200lm IP65

PARTER - zestawienie pomieszczeń			
Nr	Pomieszczenie	Posadzka	Pow. użytkowania [m²]
01	Wiatrołap	Gres	3.21
02	Klatka schodowa	Gres	30.94
03	Szatnia	Gres	22.03
04	Wc	Gres	4.84
05	Garaż	Beton	60.66
06	Garaż	Beton	60.74
07	Garaż	Beton	92.46
08	Magazyn	Beton	13.84
09	Klatka schodowa	Gres	15.56
10	Pom. przyłącza wody	Beton	3.70
RAZEM:			307.99

PB INSTALACJE ELEKTRYCZNE

Greg project
Architektura i Budownictwo
Gregorz Michalski
ul. S. Borodzieca 1a
06-400 Ciechanów
Tel. 504-544-024
e-mail: gm.budownictwo@gmail.com

Projektant w specjalności architektonicznej:
mgr inż. Arkadiusz Karwat
upr. nr LUB/0212/POE/11
w specjalności elektrycznej i elektroenergetycznej

Zespół projektowy: _____ Podpis: _____

Temat projektu: **Termomodernizacja budynku Posterunku Ochotniczej Straży Pożarnej w Różanie**

Inwestor: **Komenda Wojewódzka Państwowej Straży Pożarnej w Warszawie
ul. Domaniewska 40 02-672 Warszawa**

Adres inwestycji: **ul. Warszawska 5A, 06-230 Różan
Dz. Nr 732/1, 732/4**

Nazwa rysunku: **RZUT PARTERU - INST EL**

Numer projektu	Branża: elektryczna	Faza projektu: PB	Data: 28.06.2019	Skala: 1 : 100	Numer rysunku: PB-E-01
----------------	---------------------	-------------------	------------------	----------------	------------------------