





Należy stosować oprawy LED zgodne z normą PN-EN 62471:2010
 Bezpieczeństwo fotobiologiczne lamp i systemów lampowych.
 Wykonanie badań należy potwierdzić raportem z badań wykonanym w
 laboratorium na terenie Unii Europejskiej.

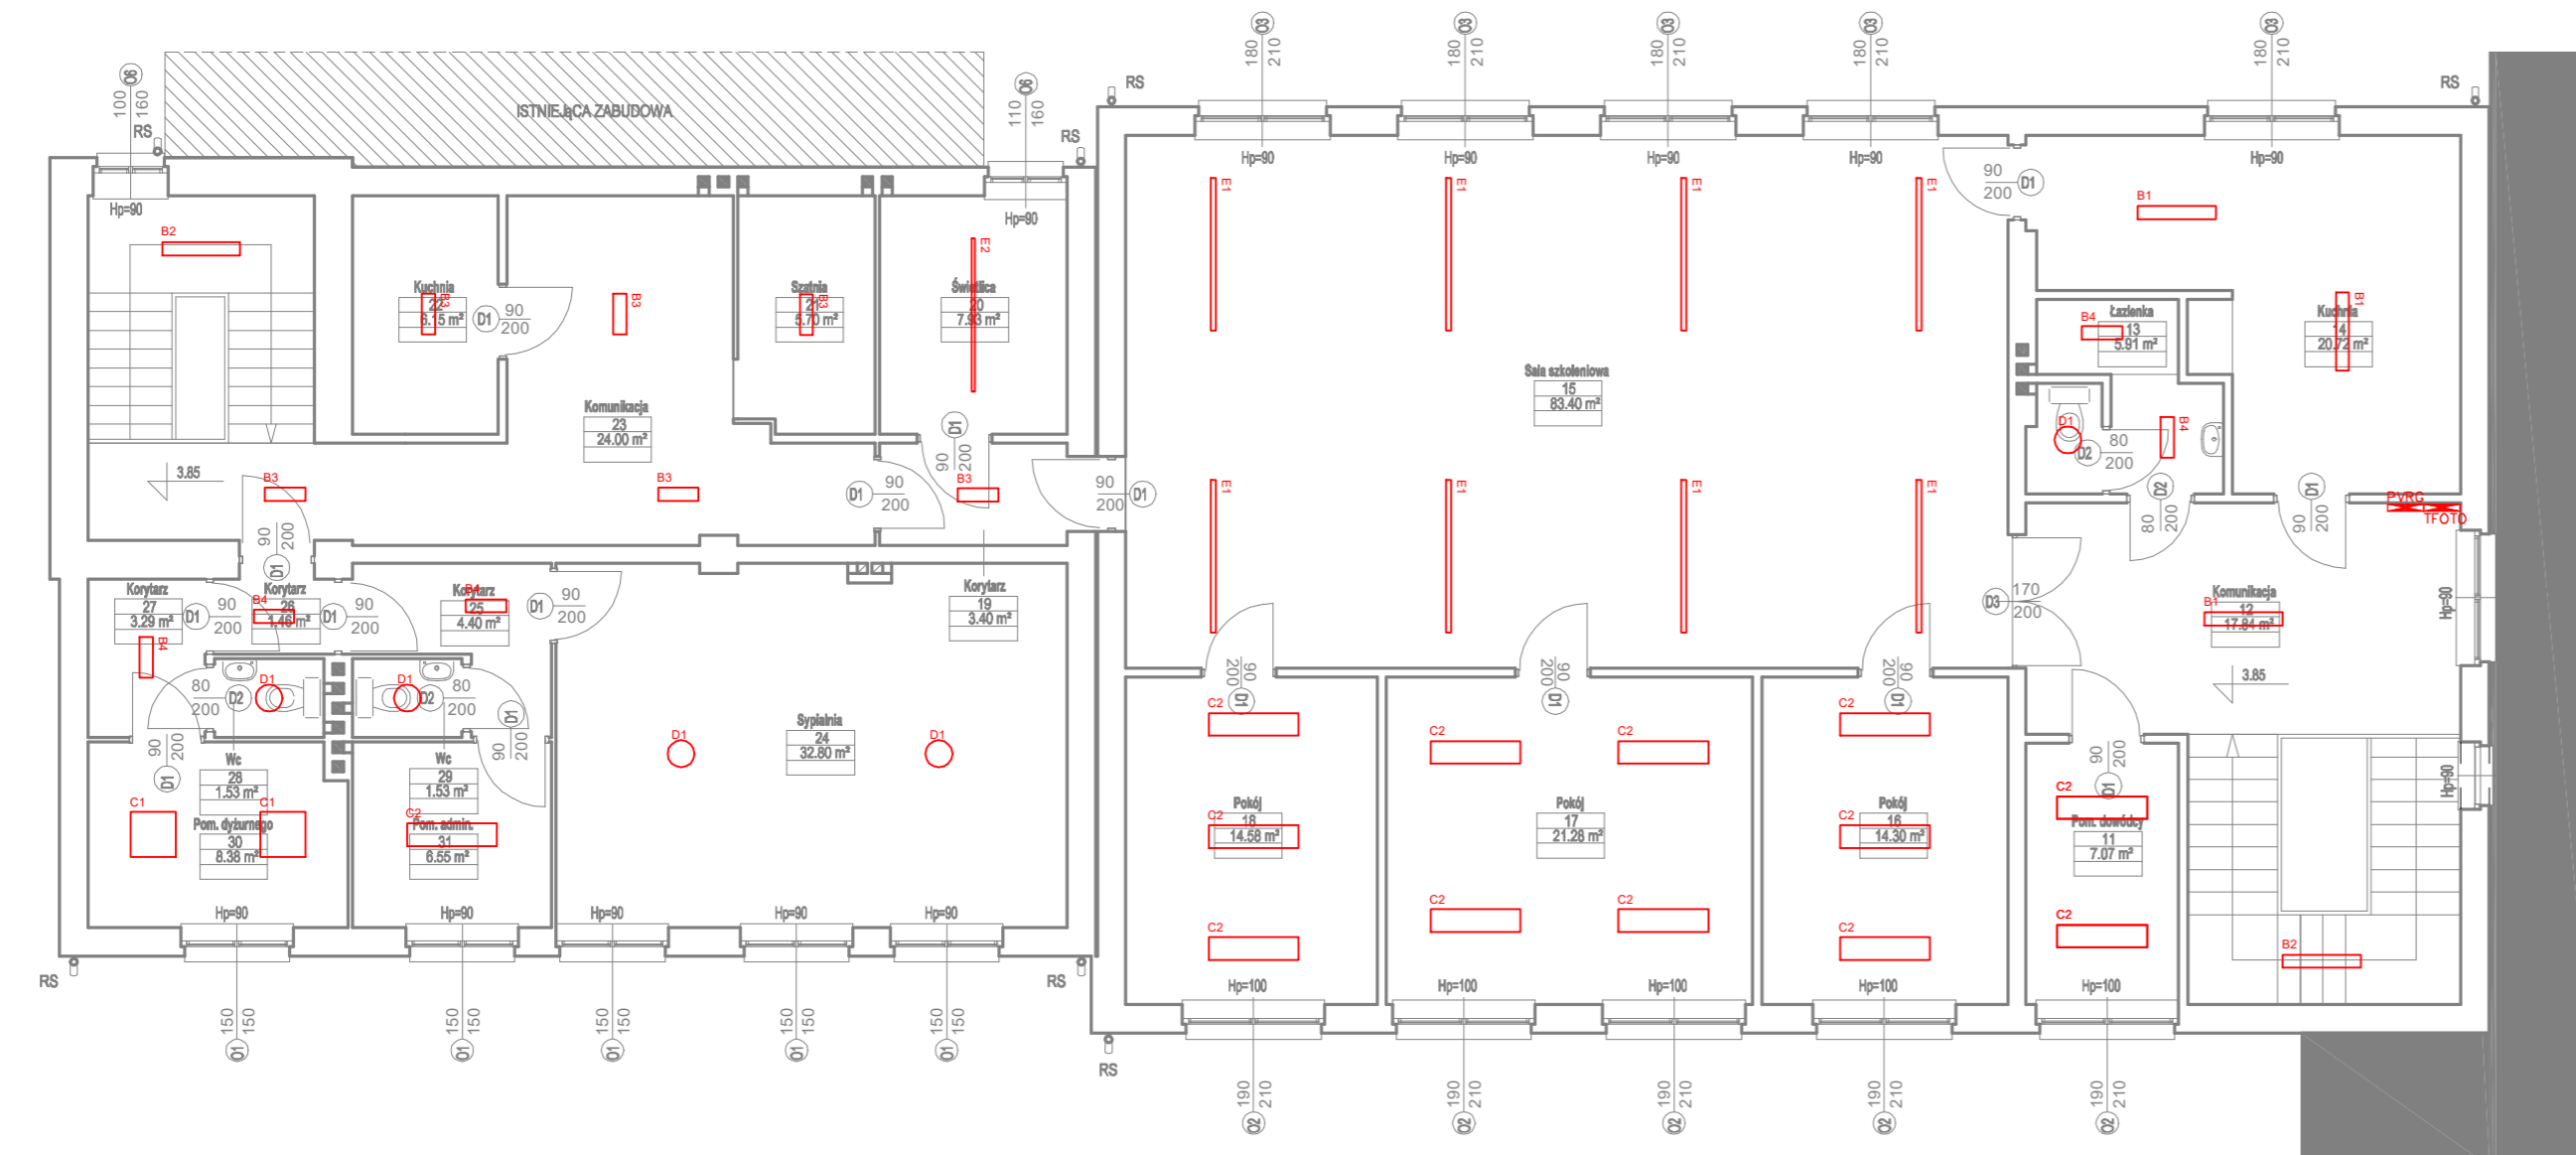


-  A1 Oprawa oświetleniowa LED 49W 7300lm IP66
-  A2 Oprawa oświetleniowa LED 41W 6300lm IP66
-  B1 Oprawa oświetleniowa LED 60W 7400lm IP44
-  B2 Oprawa oświetleniowa LED 50W 6000lm IP44
-  B3 Oprawa oświetleniowa LED 36W 4300lm IP44
-  B4 Oprawa oświetleniowa LED 26W 3200lm IP44
-  C1 Oprawa oświetleniowa LED 31W 4100lm IP20
-  C2 Oprawa oświetleniowa LED 42W 5400lm IP20
-  D1 Oprawa oświetleniowa LED 28W 1750lm IP54
-  E1 Oprawa oświetleniowa LED 49W 6000lm IP20
-  E2 Oprawa oświetleniowa LED 36W 4000lm IP20
-  Z1 Naświetlacz LED 50W 5200lm IP65

RZUT PIĘTRA

skala 1 : 100

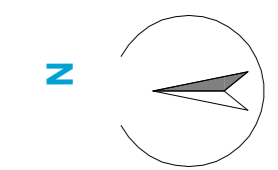

PIĘTRO - zestawienie pomieszczeń			
Nr	Pomieszczenie	Posadzka	Pow. użytkowania [m ²]
11	Pom. dowódcy		7.07
12	Komunikacja		17.84
13	Łazienka		5.91
14	Kuchnia		20.72
15	Sala szkoleniowa		83.40
16	Pokój		14.30
17	Pokój		21.28
18	Pokój		14.58
19	Korytarz		3.40
20	Świetlica		7.93
21	Szatnia		5.70
22	Kuchnia		6.15
23	Komunikacja		24.00
24	Sypialnia		32.80
25	Korytarz		4.40
26	Korytarz		1.46
27	Korytarz		3.29
28	Wc		1.53
29	Wc		1.53
30	Pom. dyżurnego		8.38
31	Pom. administr.		6.55
RAZEM:			292.22

PB	INSTALACJE ELEKTRYCZNE	 Architektura i Budownictwo Grzegorz Michalski	ul. S. Borodzieca 1a 06-400 Ciechanów Tel. 504-544-024 e-mail: gm.budownictwo@gmail.com
mgr inż. Arkadiusz Karwat upr. nr LUB/0212/POE/11 w specjalności elektrycznej i elektroenergetycznej			
Zespół projektowy:		Podpis:	
Temat projektu:	Termomodernizacja budynku Posterunku Ochotniczej Straży Pożarnej w Różanie		
Inwestor:	Komenda Wojewódzka Państwowej Straży Pożarnej w Warszawie ul. Domaniewska 40 02-672 Warszawa		
Adres inwestycji:	ul. Warszawska 5A, 06-230 Ró zan Dz. Nr 732/1, 732/4		
Nazwa rysunku:	RZUT PIĘTRA		
Numer projektu:	Branża: elektryczna	Faza projektu: PB	Data: 28.06.2019
			Skala: 1 : 100
			Numer rysunku: PB-E-02